


NO TETO DO HALL:
remoção de 20 luminárias circulares
embutidas e 11 lâmpadas fluorescentes

EM TODAS AS PAREDES:
remoção de buchas em
desuso e reparo nos furos

HALL/RECEPÇÃO
+ HALL ELEVAD.
75.07m²

ÁREA TOTAL DE
FORNO = 112m²

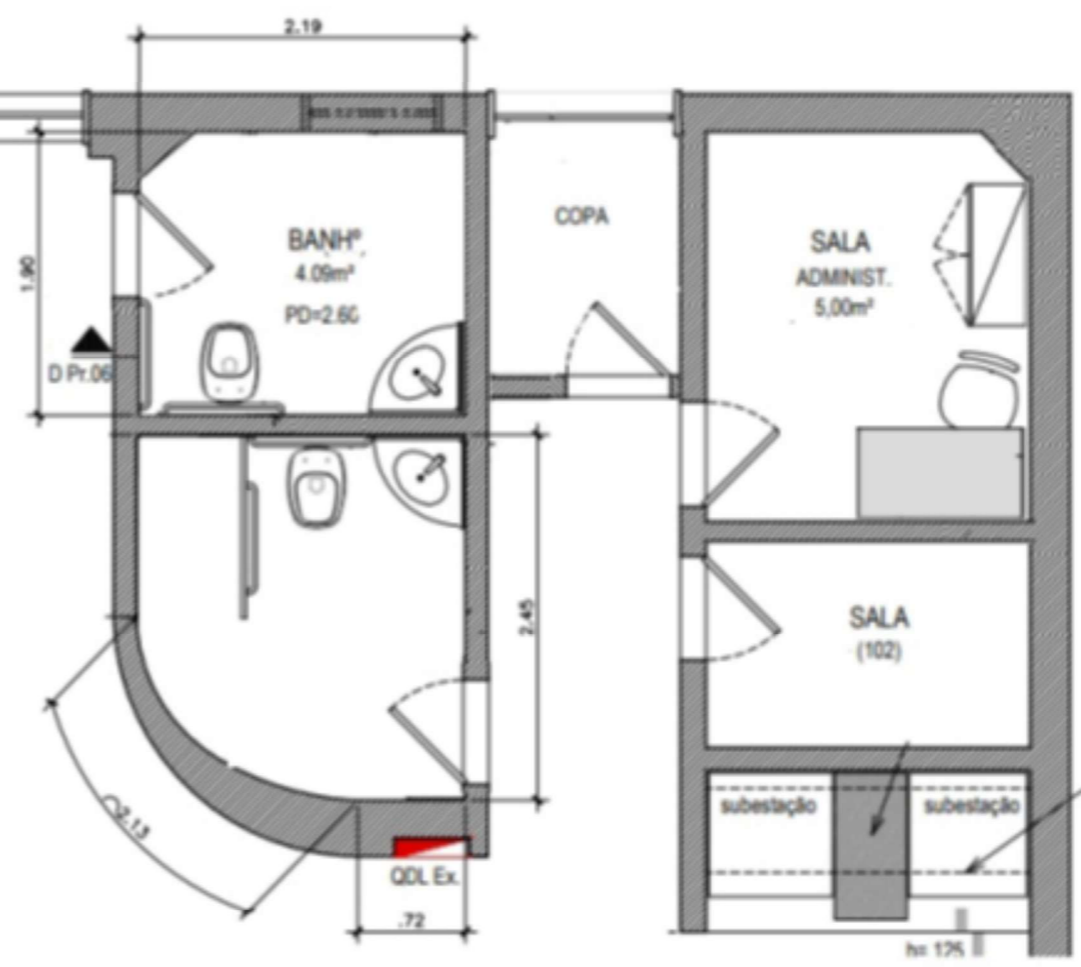

Arquiteto Geraldo dos Santos Pedro

Divisão de Projeto de Arquitetura
Arquiteto Geraldo dos Santos Pedro
SIAPE 1722848

01 PLANTA BAIXA GERAL
ESCALA: 1/50

NOTA:
verificar projeto específico
para eliminação dos odores
sob as subestações.

saen MEC
UFF
Superintendência de Arquitetura e Engenharia

SUPERINTENDÊNCIA DE ARQUITETURA E ENGENHARIA
COORDENAÇÃO DE ARQUITETURA
DIVISÃO DE DESENVOLVIMENTO DE PROJETOS

RECEPÇÃO BLOCO "E"
PROJETO BANHº PcD/BALCÃO

PROJETO EXECUTIVO

DESENHISTA	PROJETISTA	REVISÃO	APROVAÇÃO	ESCALA	REF. ARQ.	Nº PRANCHA	DOC. ORIGEM
VC	VC			INDICADA		06/06	
	17 104 R01B						